



专业	姓名	日期	专业	姓名	日期
建筑			电气		
结构			暖通		
给排水			工艺机械		

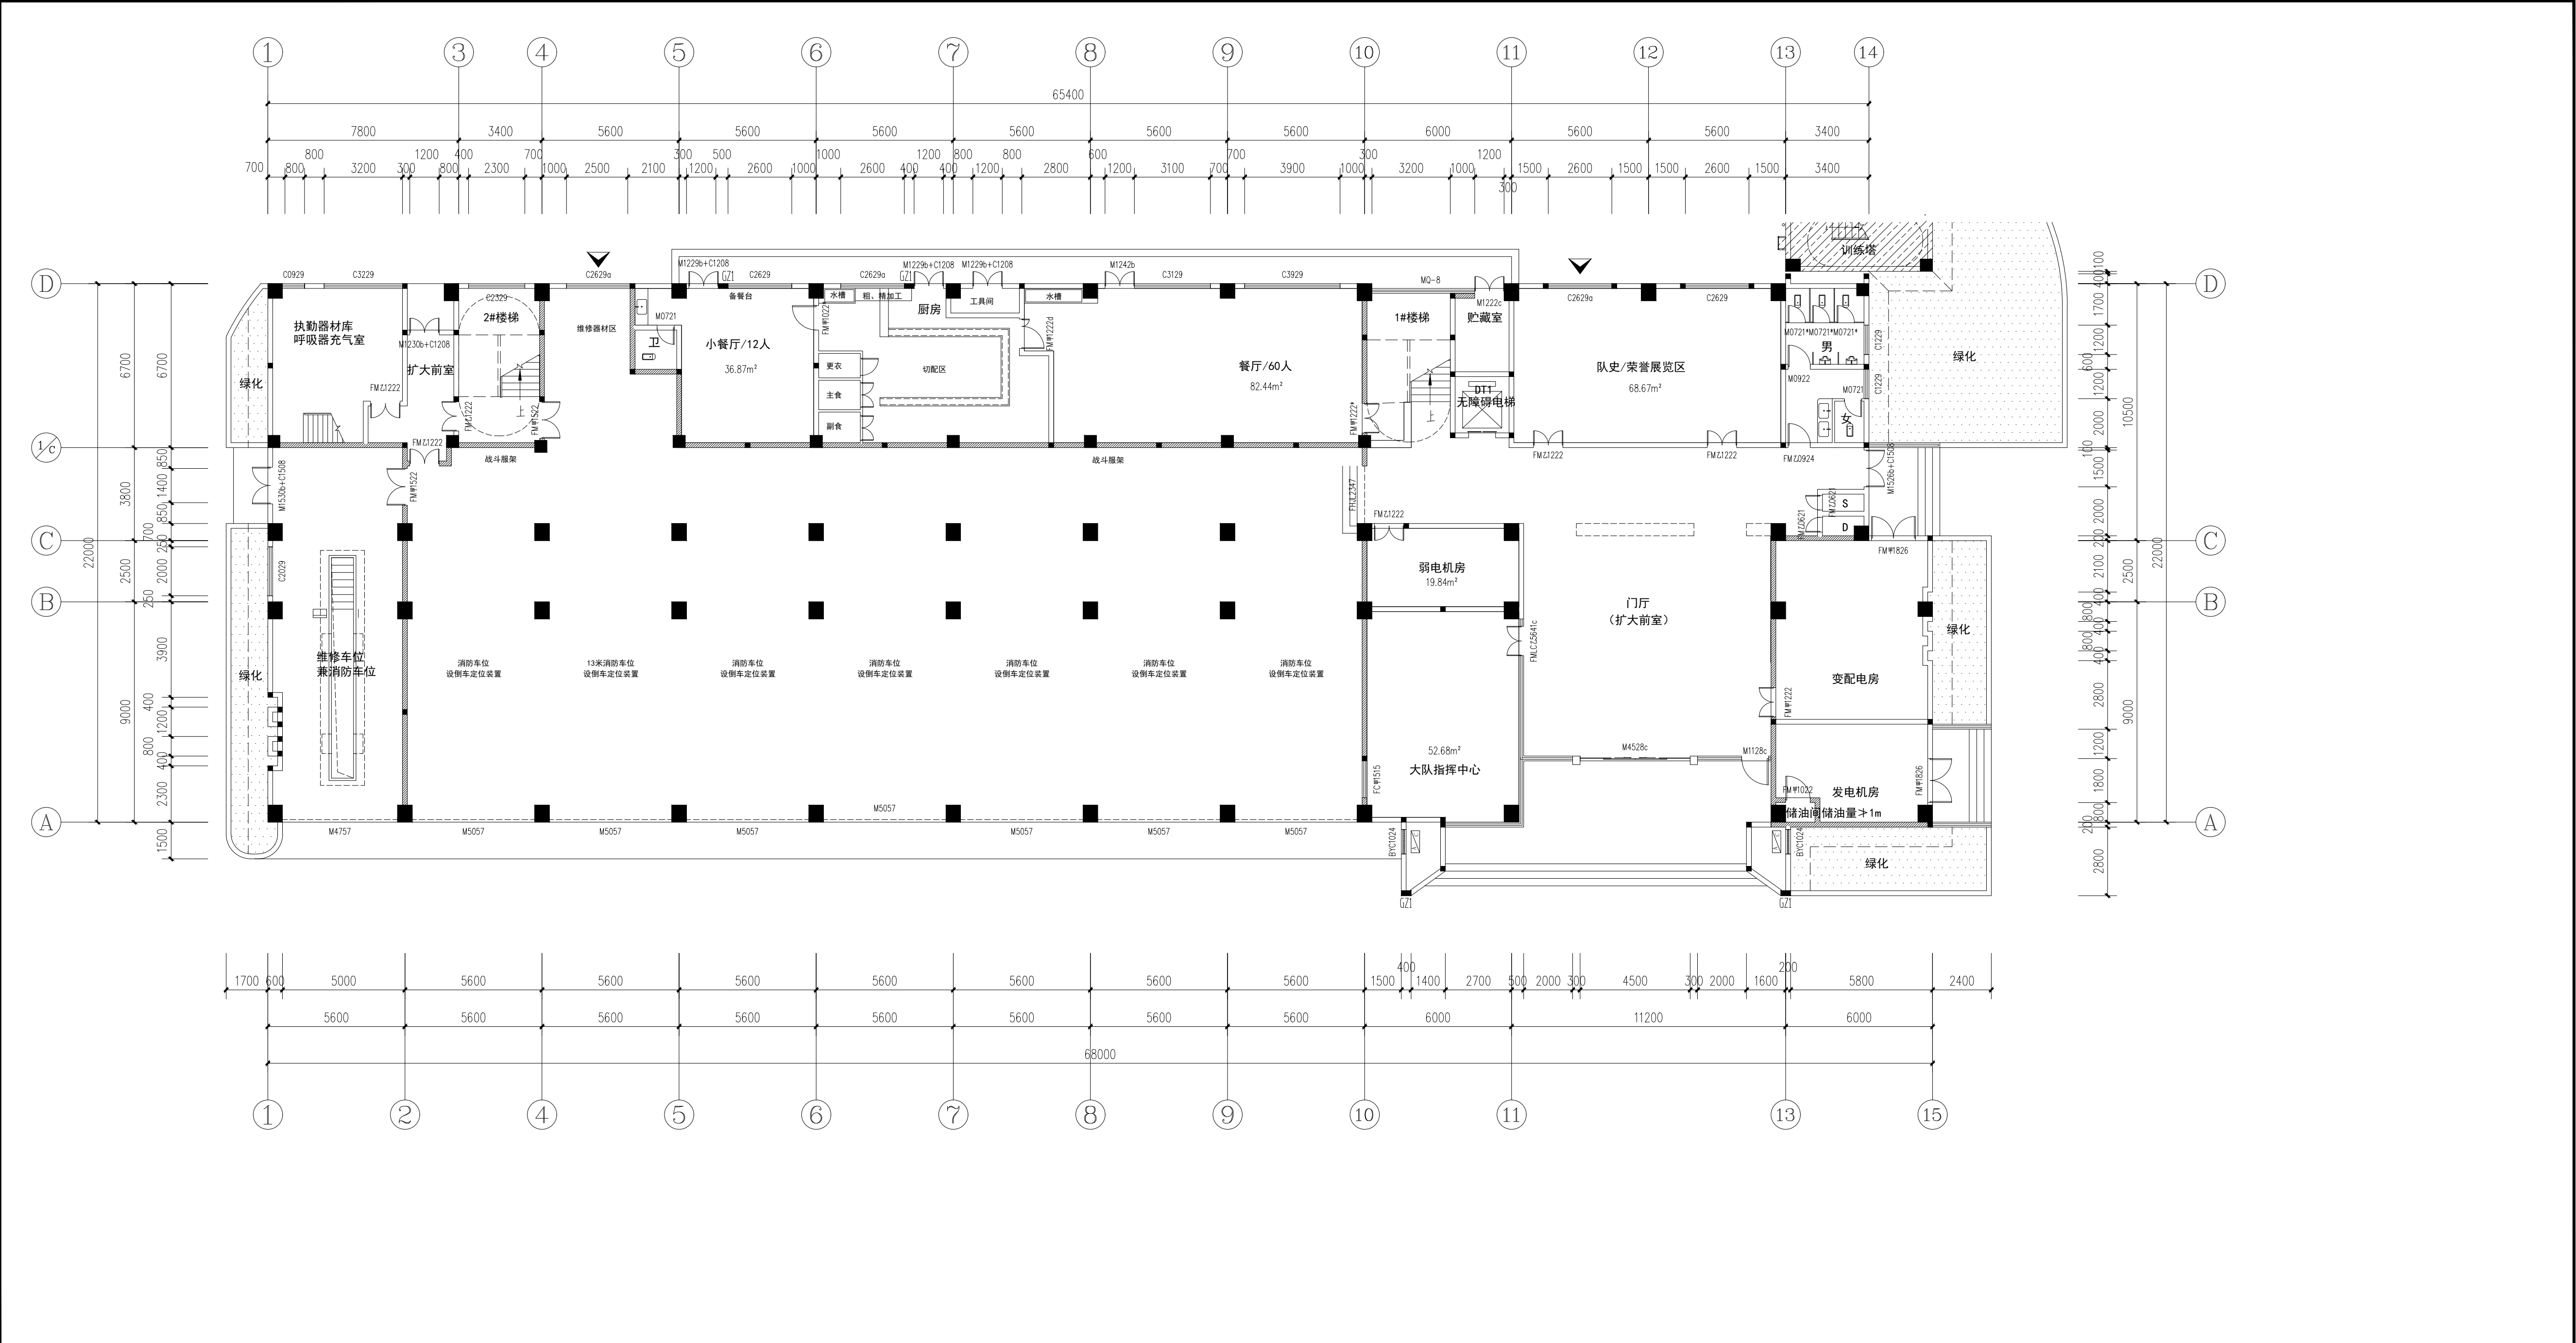


 中誉设计有限公司 ZHONGYU DESIGN CO. LTD.	版本号	资质证书 编号	甲级:A144003251	建设单位	潮州市消防救援支队	
	A版	设计文号	ZYCZ-2020011	工程名称	韩江新城消防站建设项目	
审 定	郭少辉	项目负责	张少华	专业负责	林启青	图 纸
审 核	杨韶馨	校 核	卢秀香	设 计	邱小霞	内 容
大中队执勤楼					日期	2020.12
首层平面图 (修)					图别	建 施
					图号	XAW-04 (修)

专业	姓名	日期	专业	姓名	日期
建筑			电气		
结构			暖通		
给排水			工艺机械		

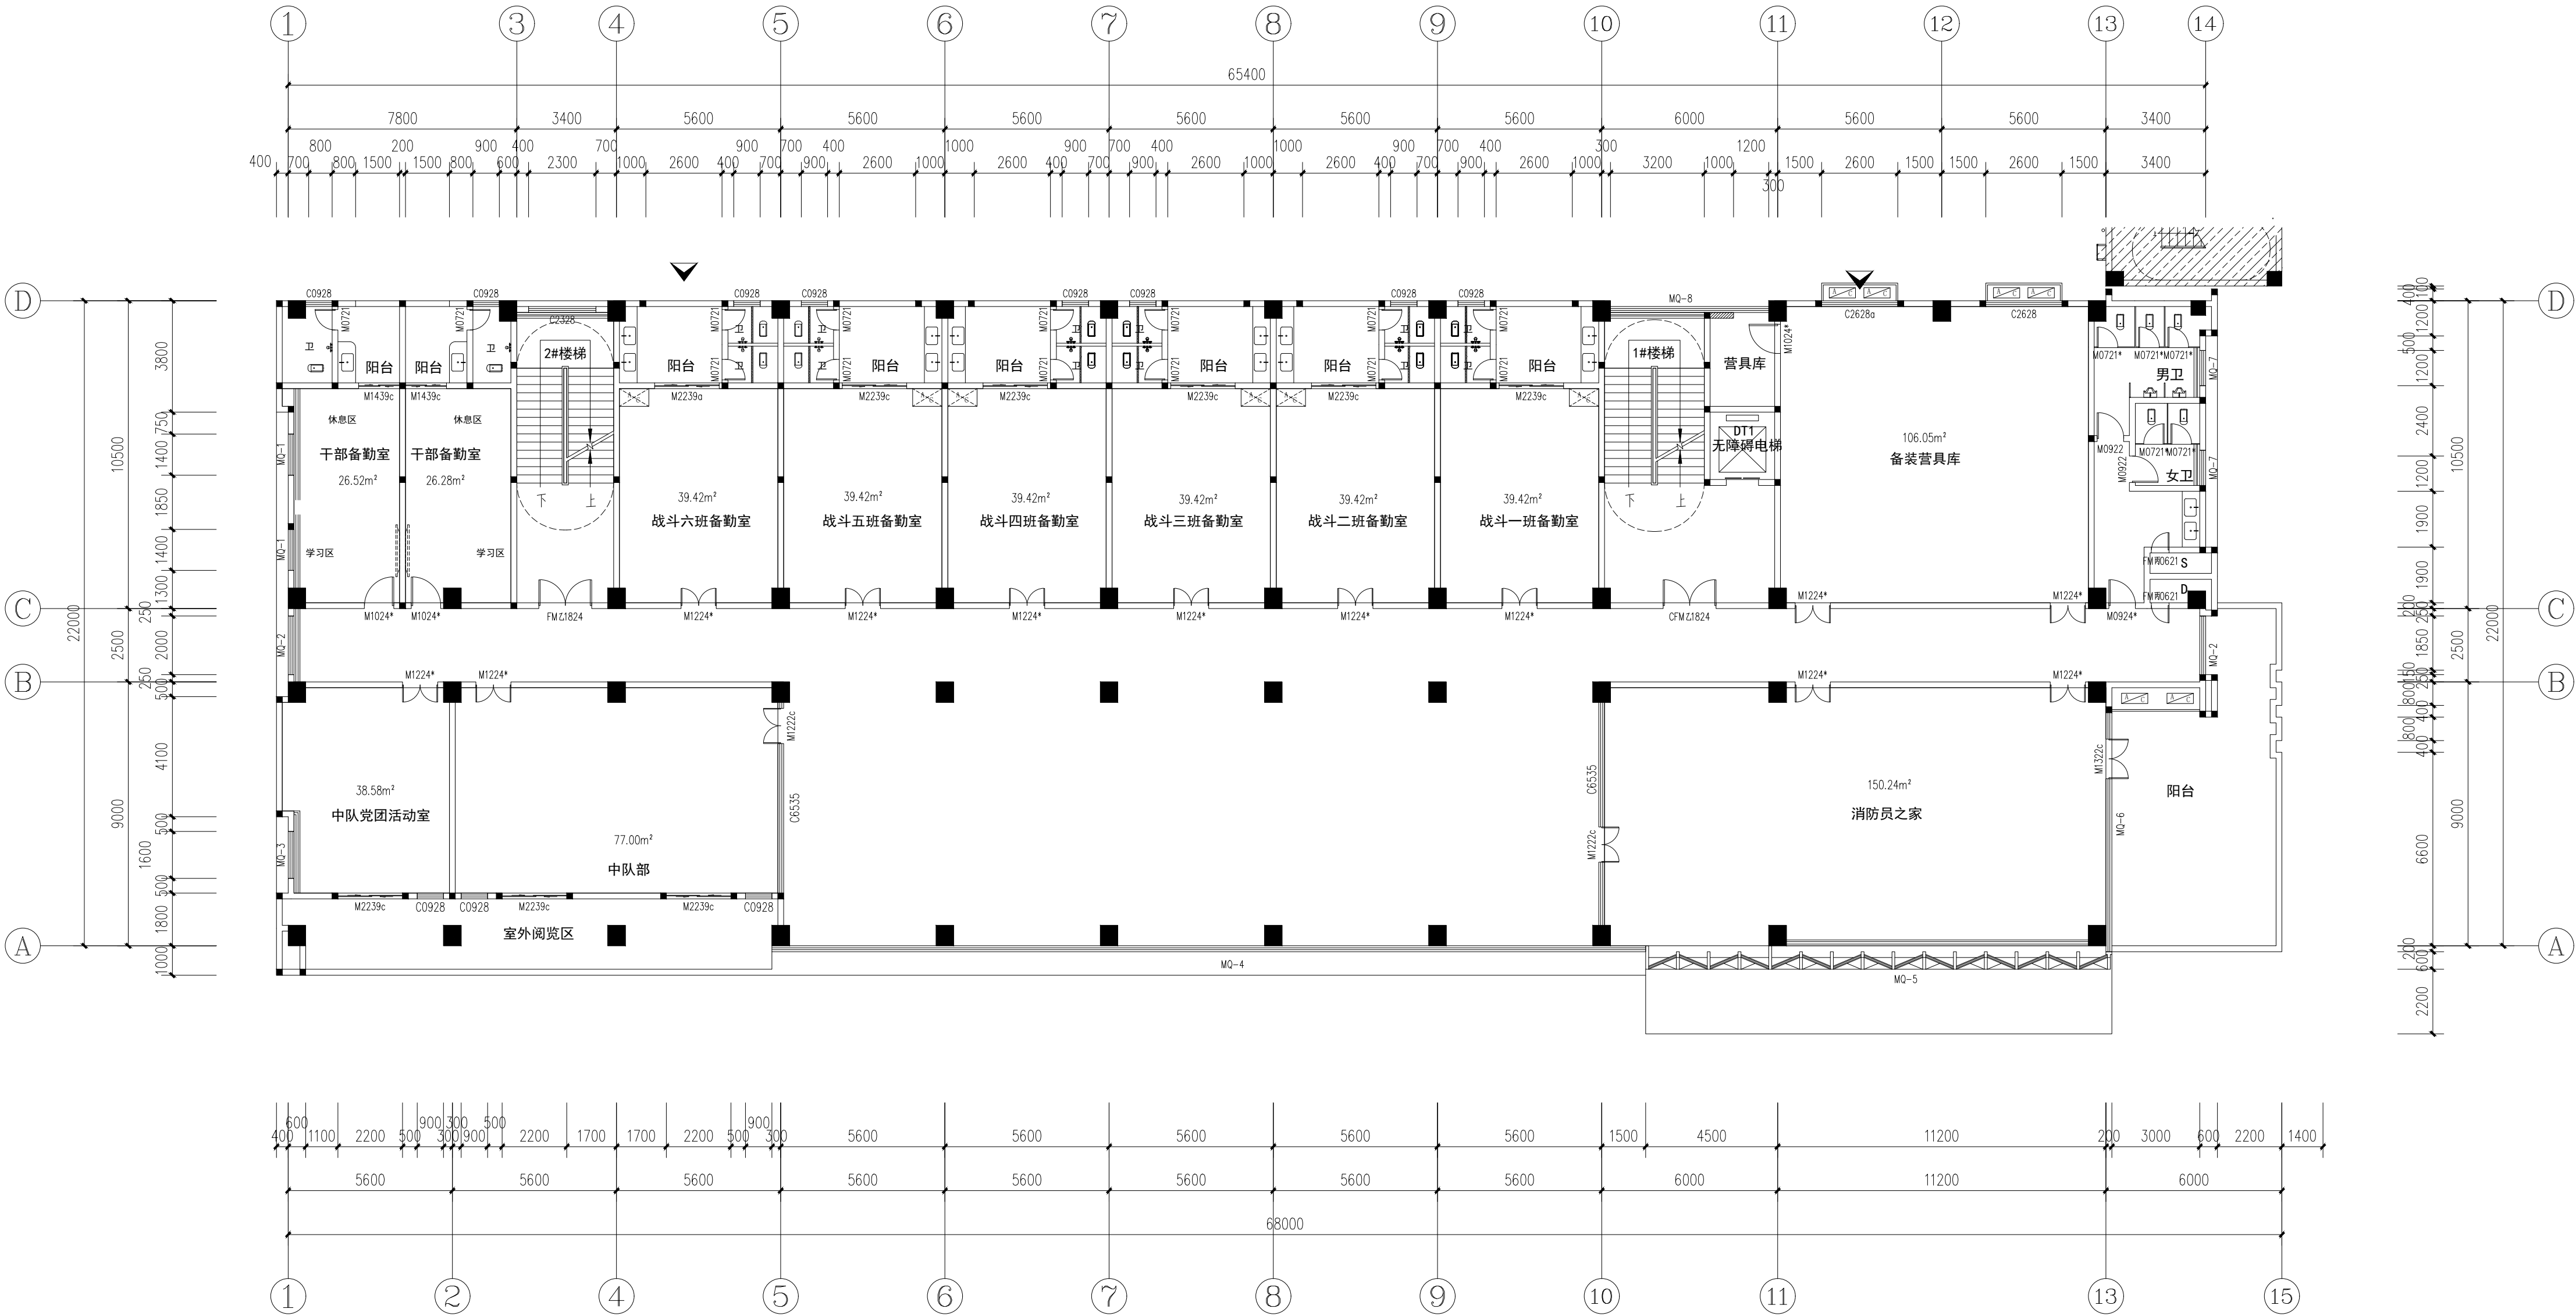

 中誉设计有限公司 ZHONGYU DESIGN CO. LTD.		版本号	资质证书 编号	甲级:A144003251	建设单位	潮州市消防救援支队	
		A版	设计文号	ZYCZ-2020011	工程名称	韩江新城消防站建设项目	
审定	郭少辉	项目负责人	张少华	专业负责	林启青	图 纸	大中队执勤楼
审核	杨韶馨	校 核	卢秀香	设 计	邱小霞	内 容	二 层 平 面 图 (修)
						日期	2020.12
						图别	建 施
						图号	XAW-06 (修)


专业	姓名	日期	专业	姓名	日期
建筑			电气		
结构			暖通		
给排水			工艺机械		

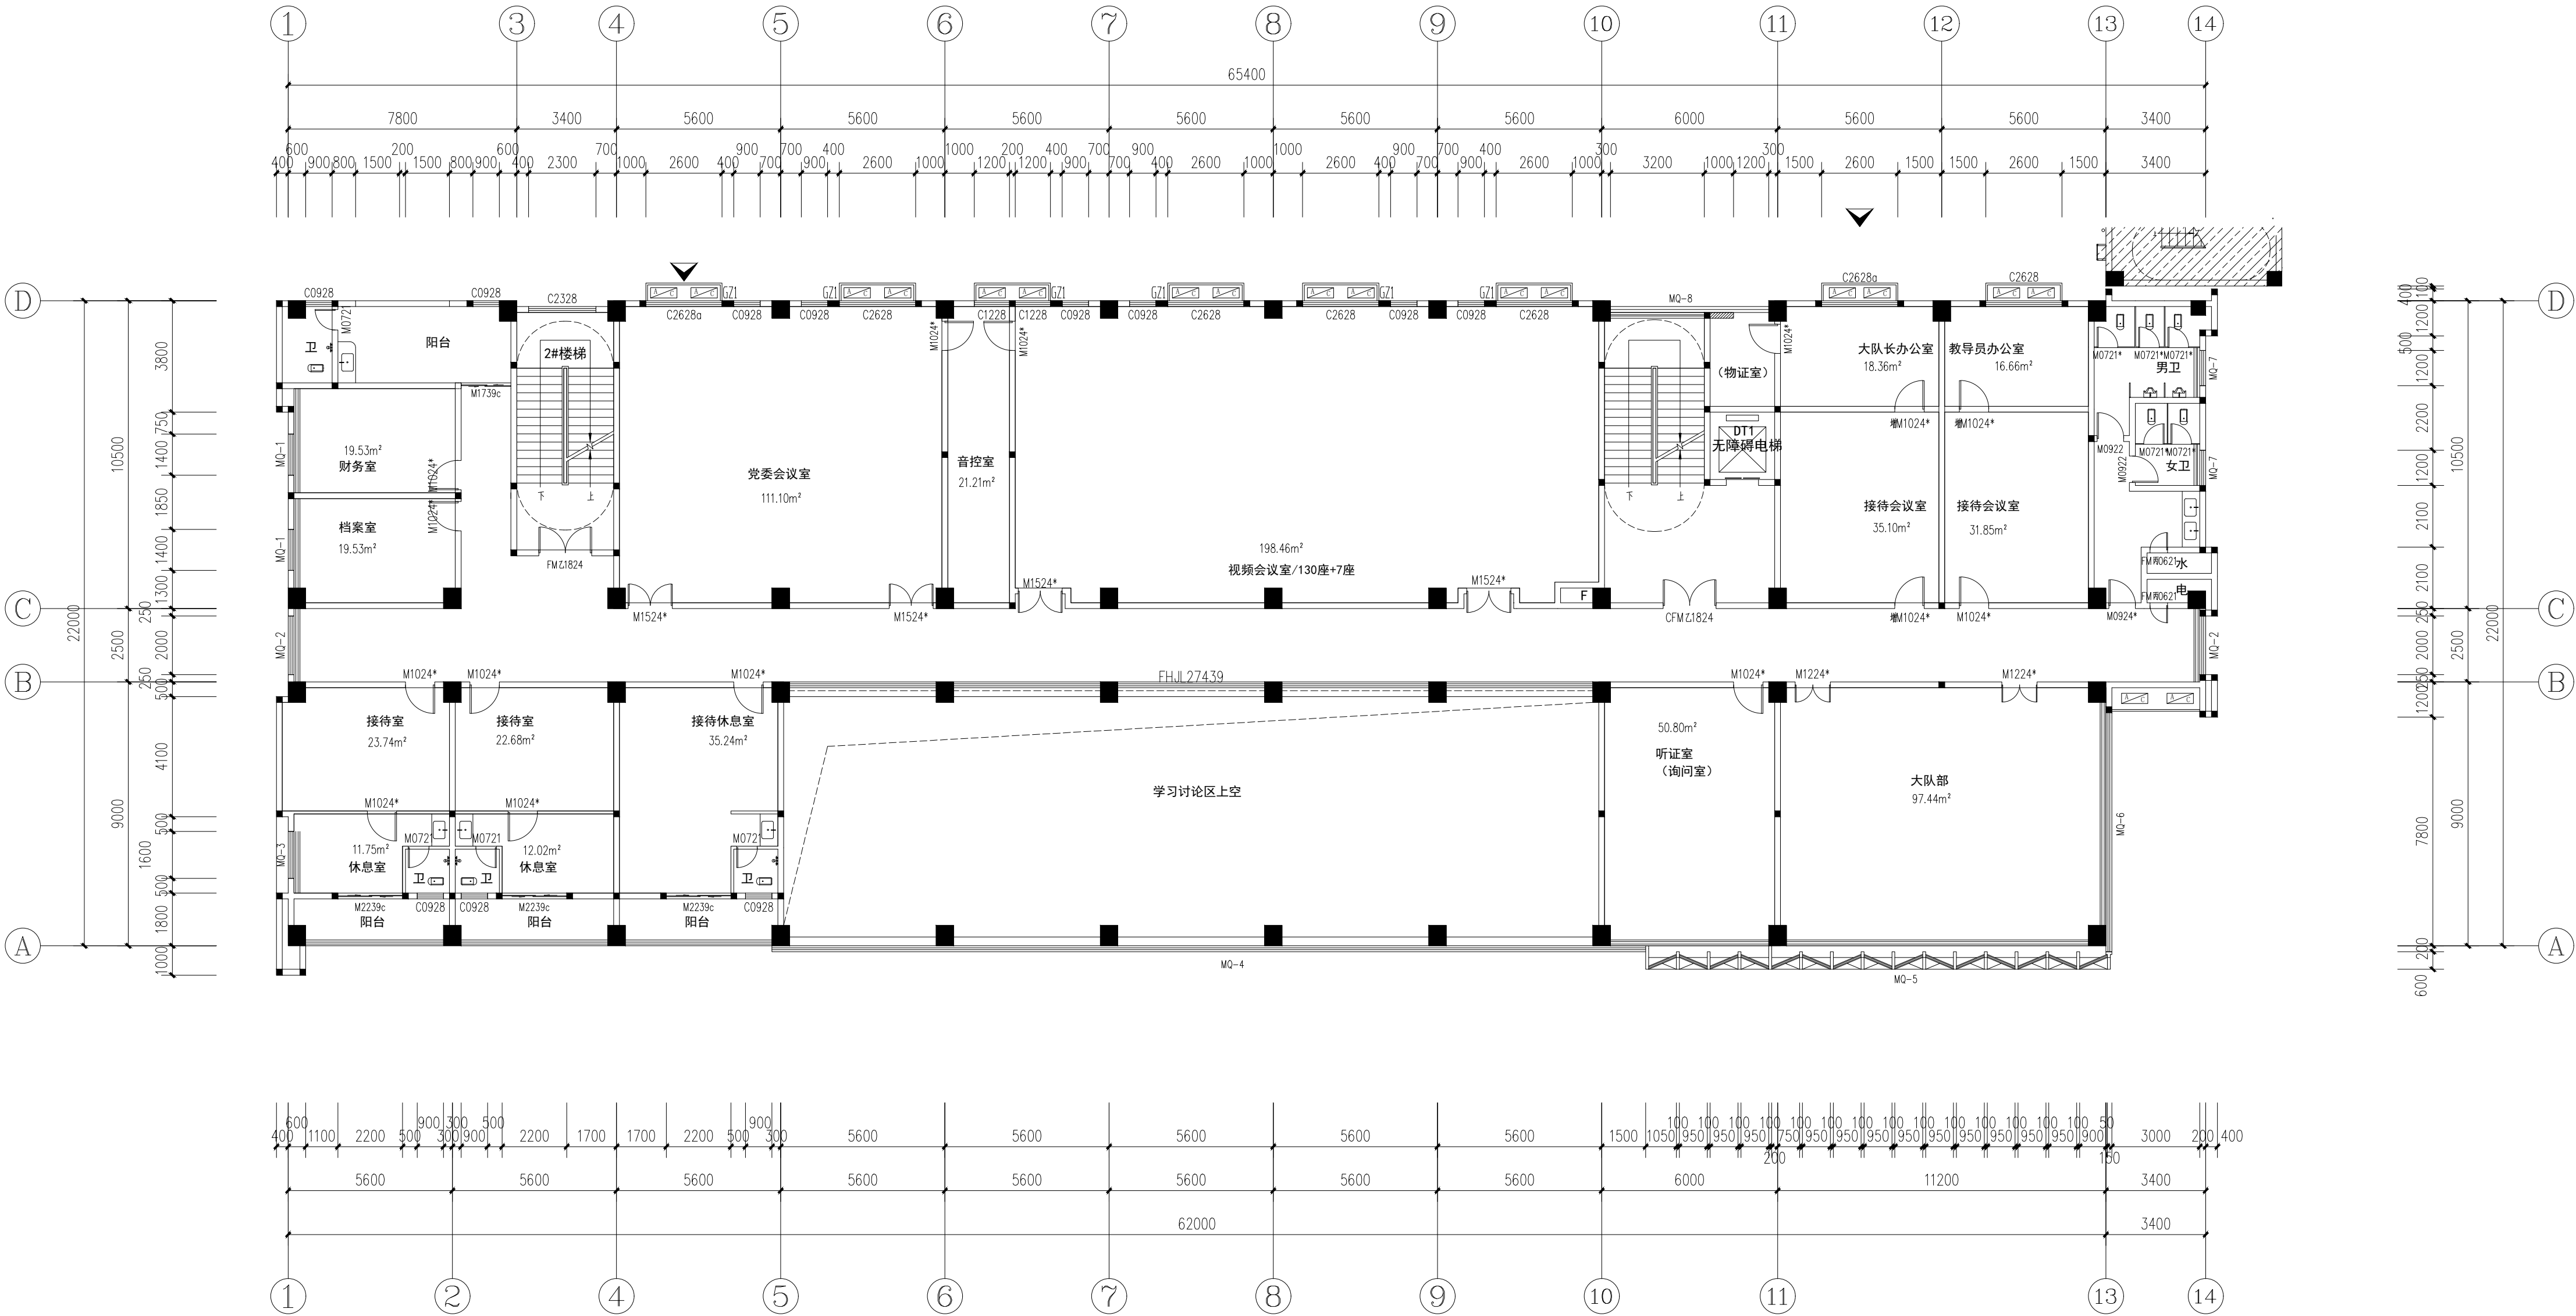

 中誉设计有限公司 ZHONGYU DESIGN CO. LTD.	版本号	资质证书 编号	甲级:A144003251	建设单位	潮州市消防救援支队	
	A版	设计文号	ZYCZ-2020011	工程名称	韩江新城消防站建设项目	
审 定	郭少辉	项目负责人	张少华	专业负责	林启青	图 纸
审 核	杨韶馨	校 核	卢秀香	设 计	邱小霞	内 容
三層平面图（修）					日期	2020.12
					图别	建 施
					图号	XAW-07（修）

图纸版权属设计单位所有，未经许可，不得翻印复制

专业	姓名	日期	专业	姓名	日期
建筑			电气		
结构			暖通		
给排水			工艺机械		

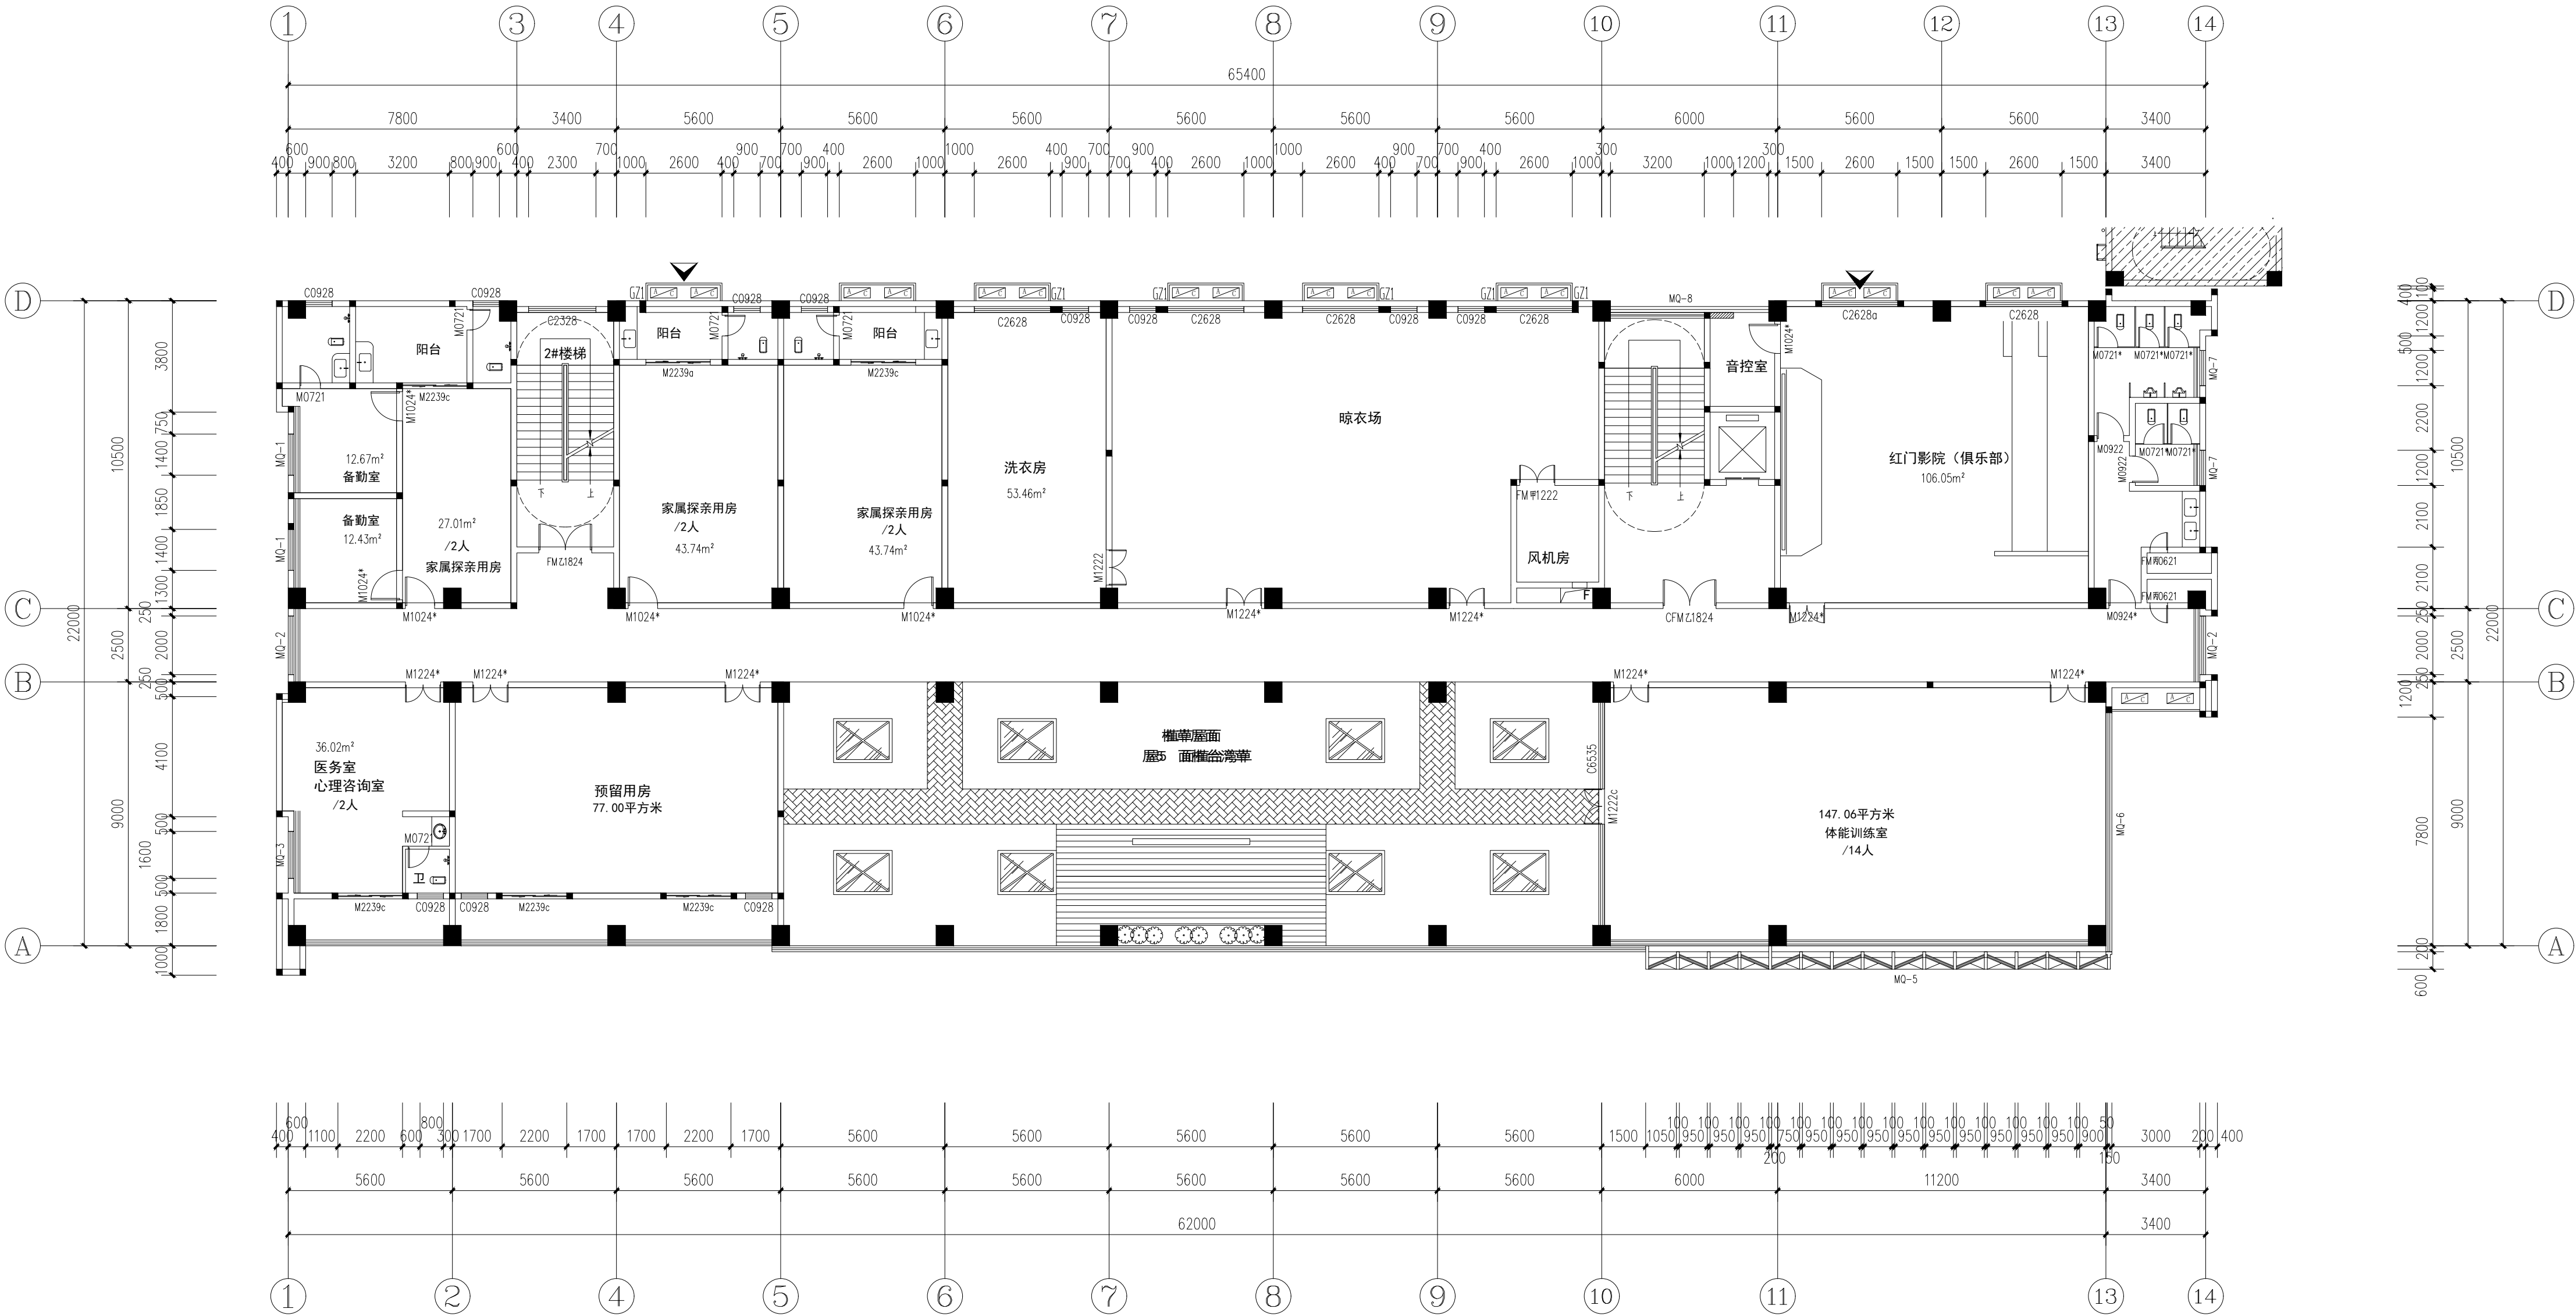

 中誉设计有限公司 ZHONGYU DESIGN CO. LTD.		版本号	资质证书 编号	甲级:A144003251	建设单位	潮州市消防救援支队	
		A版	设计文号	ZYCZ-2020011	工程名称	韩江新城消防站建设项目	
审 定	郭少辉	项目负责	张少华	专业负责	林启青	图 纸	大中队执勤楼
审 核	杨韶馨	校 核	卢秀香	设 计	邱小霞	内 容	四层平面图 (修)
						日期	2020.12
						图别	建 施
						图号	XAW-08 (修)